
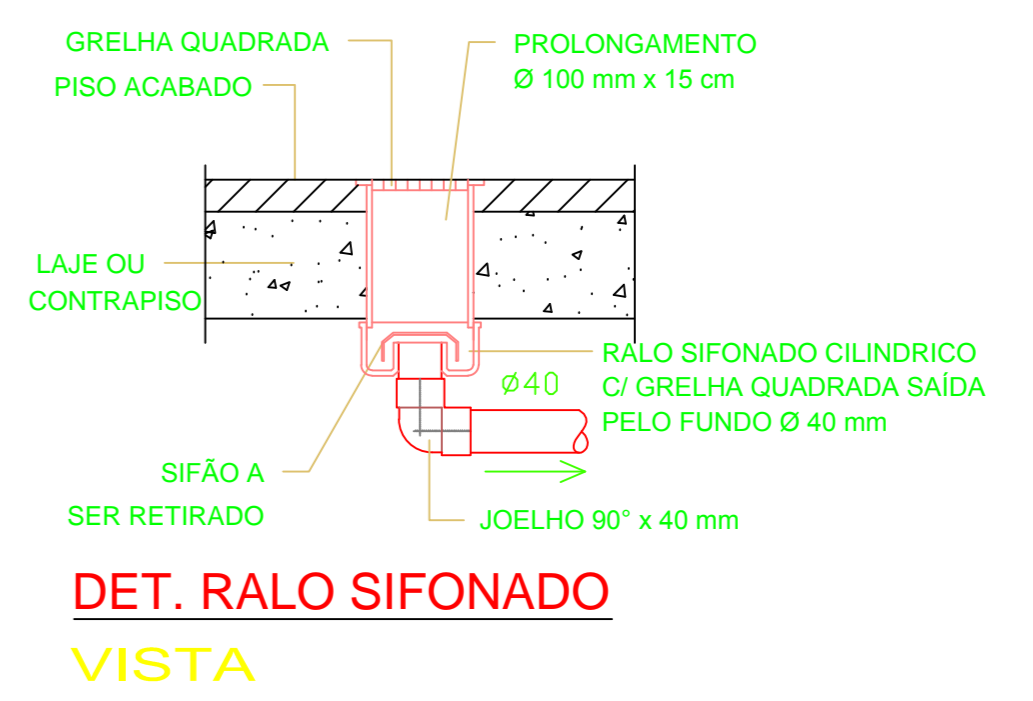


DETALHE DA COLUNA DE VENTILAÇÃO
ESCALA 1:25

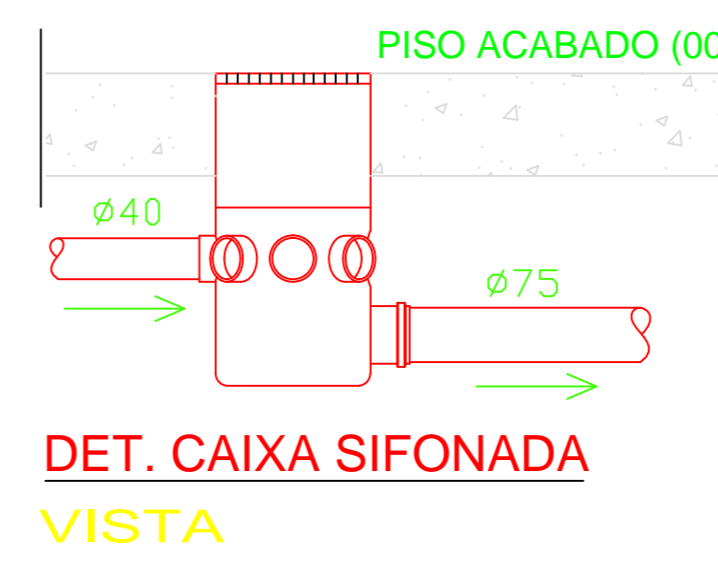

Legenda
GRUPO DRENO DE AR CONDICIONADO

Grupo	Ref	Descrição	Fabricante	Unid.	Quant.	Dimensões
Tubos	4	TUBO PVC SÉRIE NORMAL		M	18,00	40 MM
Conexões	1	JOELHO 90° DE PVC SÉRIE NORMAL		PÇ	6,00	40 MM
	2	TE DE PVC SÉRIE NORMAL		PÇ	6,00	40 MM

NOTA: OS MEMÓRIAS DE CÁLCULO ESTÃO ANEXOS AO MEMORIAL DESCRITIVO DO PROJETO

DECLIVIDADE DOS TUBOS (ESGOTO E ÁGUA PLUVIAL)		SUORTE (espaçamento)
Dímetro (mm)	Declividade (%)	distância (m)
40	4,0	1,30
50	2,0	1,50
75	2,0	1,90
100	1,0	2,10
150	0,7	2,50

LEGENDA (Esgoto e Água Pluvial)

- TUBULAÇÃO DE PVC - DIÂMETRO INDICADO EM "mm" - VENTILAÇÃO
- TUBULAÇÃO DE PVC - DIÂMETRO INDICADO EM "mm" - DRENO DO AC.
- TUBULAÇÃO PEAD- DIÂMETRO INDICADO EM "mm" - ESGOTO DE LABORATÓRIOS
- TUBULAÇÃO DE PVC - DIÂMETRO INDICADO EM "mm" - ESGOTO PRIMÁRIO
- TUBULAÇÃO DE PVC - DIÂMETRO INDICADO EM "mm" - ÁGUA PLUVIAL
- COLUNA QUE SOBE
- COLUNA QUE DESCE
- DRENO P/ LAJE COM GRELHA EM FERRO FUNDIDO- SAÍDA 100mm
- CAIXA SIFONADA COM GRELHA - SAÍDA 50mm
- RALO SIFONADO QUADRADO - SAÍDA 40mm
- CAIXA DE AREIA PARA ÁGUA PLUVIAL - 60x60cm
- CAIXA DE INSPEÇÃO ESGOTO - 80x80cm
- CAIXA DE AREIA COM GRELHA PARA ÁGUA PLUVIAL - 60x60cm
- CAIXA DE GORDURA - SAÍDA 100mm

PLANTA BAIXA DO 2º PAV. - ESC. 1/100

APROVAÇÃO

SERVIÇO PÚBLICO FEDERAL
UNIVERSIDADE FEDERAL DE GOIÁS
CEGEF CENTRO DE GESTÃO DO ESPAÇO FÍSICO
Av. Universitária nº 1593 - S. Universitário - Goiânia - GO (62) 3209 6197

tipo: **HIDROSSANITÁRIO**
local: **FACULDADE DE MEDICINA**
endereço: **JATAÍ - GO**

PROPRIETÁRIO: UNIVERSIDADE FEDERAL DE GOIÁS

AUTORES DO PROJETO: ENG. CIVIL MÁRIO RICARDO QUEIROZ E SILVA - CONFEA/CREA 14.273D-GO
ARQ. KAMILÉ KAREN SILVA PIMENTEL - CAU A69977-2

RESPONSÁVEL TÉCNICO PELA ADEQUAÇÃO: ENG. CIVIL GABRIEL FERNANDES SOUSA - CREA: 1016011890D-GO

COLABORAÇÃO:

CONTEÚDO

PLANTA BAIXA 2º PAV. - ESGOTO E ÁGUA PLUVIAL

DATA	JANEIRO - 2017	GERÊNCIA/COMPUTADOR/PASTA	\\SERVIDOR\G5 arquivos\Arq & Eng\2016\UFG\NOVAFACU	ESCALA	INDICADA
No. DO PROCESSO		DESENHO:	Kamile Karen Silva Pimentel	NÚMERO DE PAVIMENTOS	4 PAVIMENTOS
QUADRO DE ÁREAS	VER ARQUITETURA			PRANCHA	12/21

Aprovação/Data _____ Unidade _____ Gerência de Projetos _____

Todos os direitos reservados ao CEGEF/PROAD/UFG. O projeto poderá ser utilizado somente no local designado nas plantas.